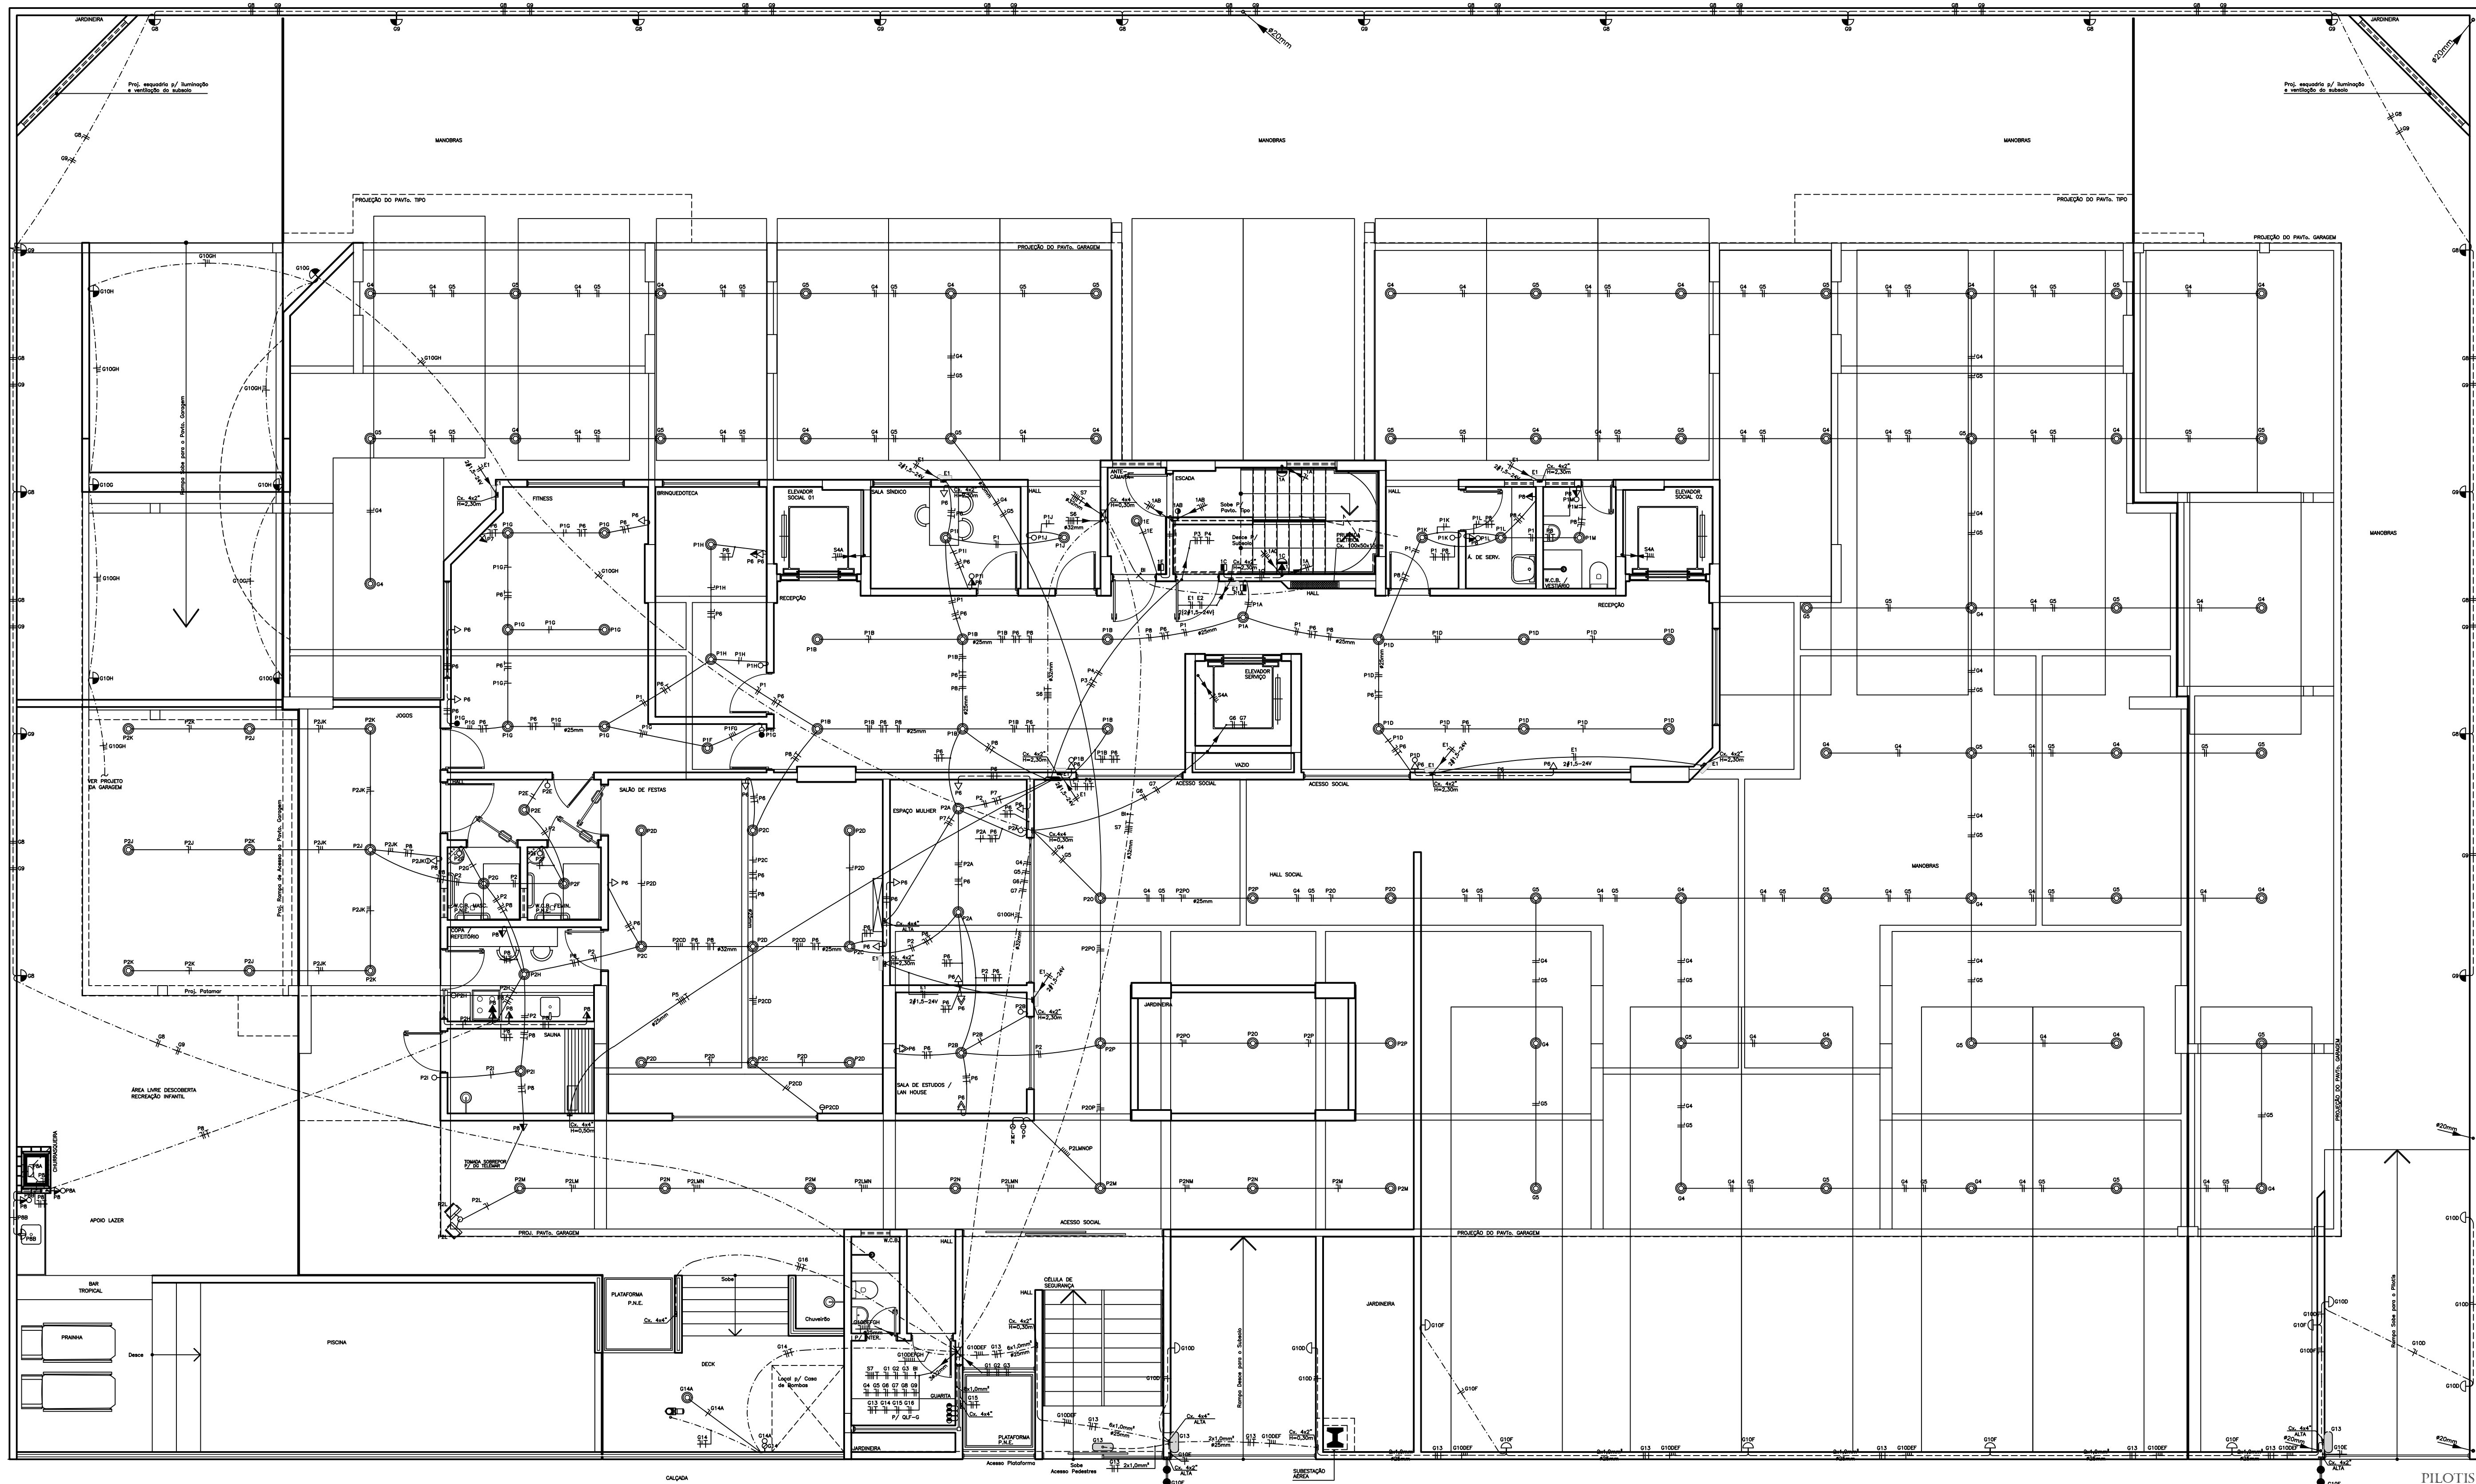
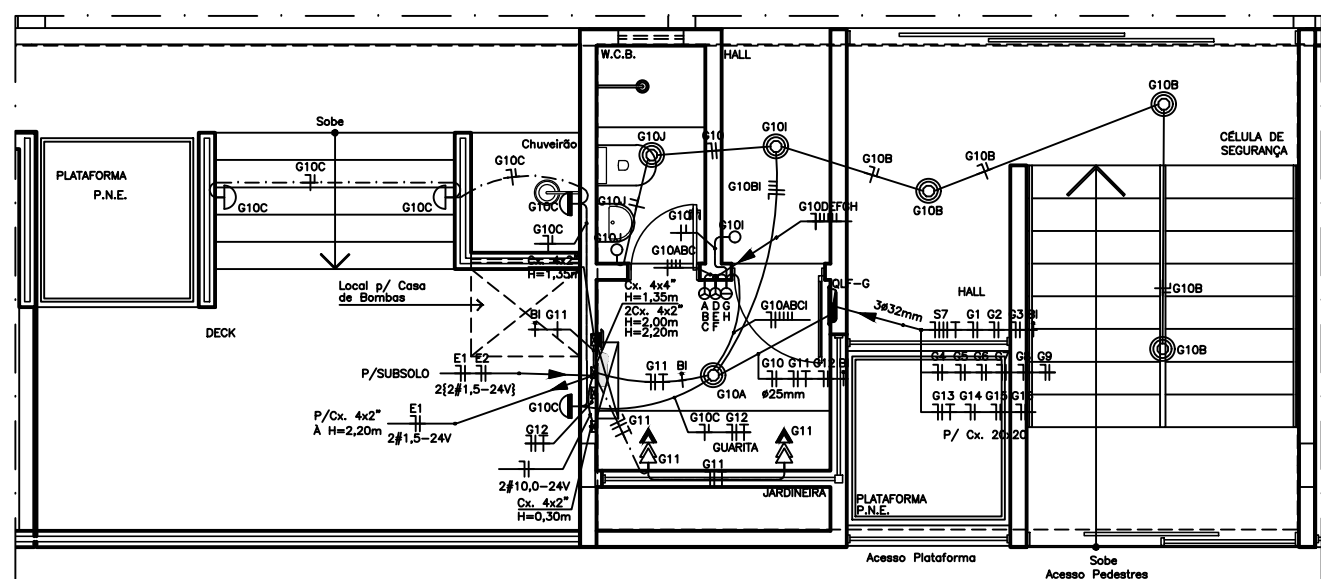
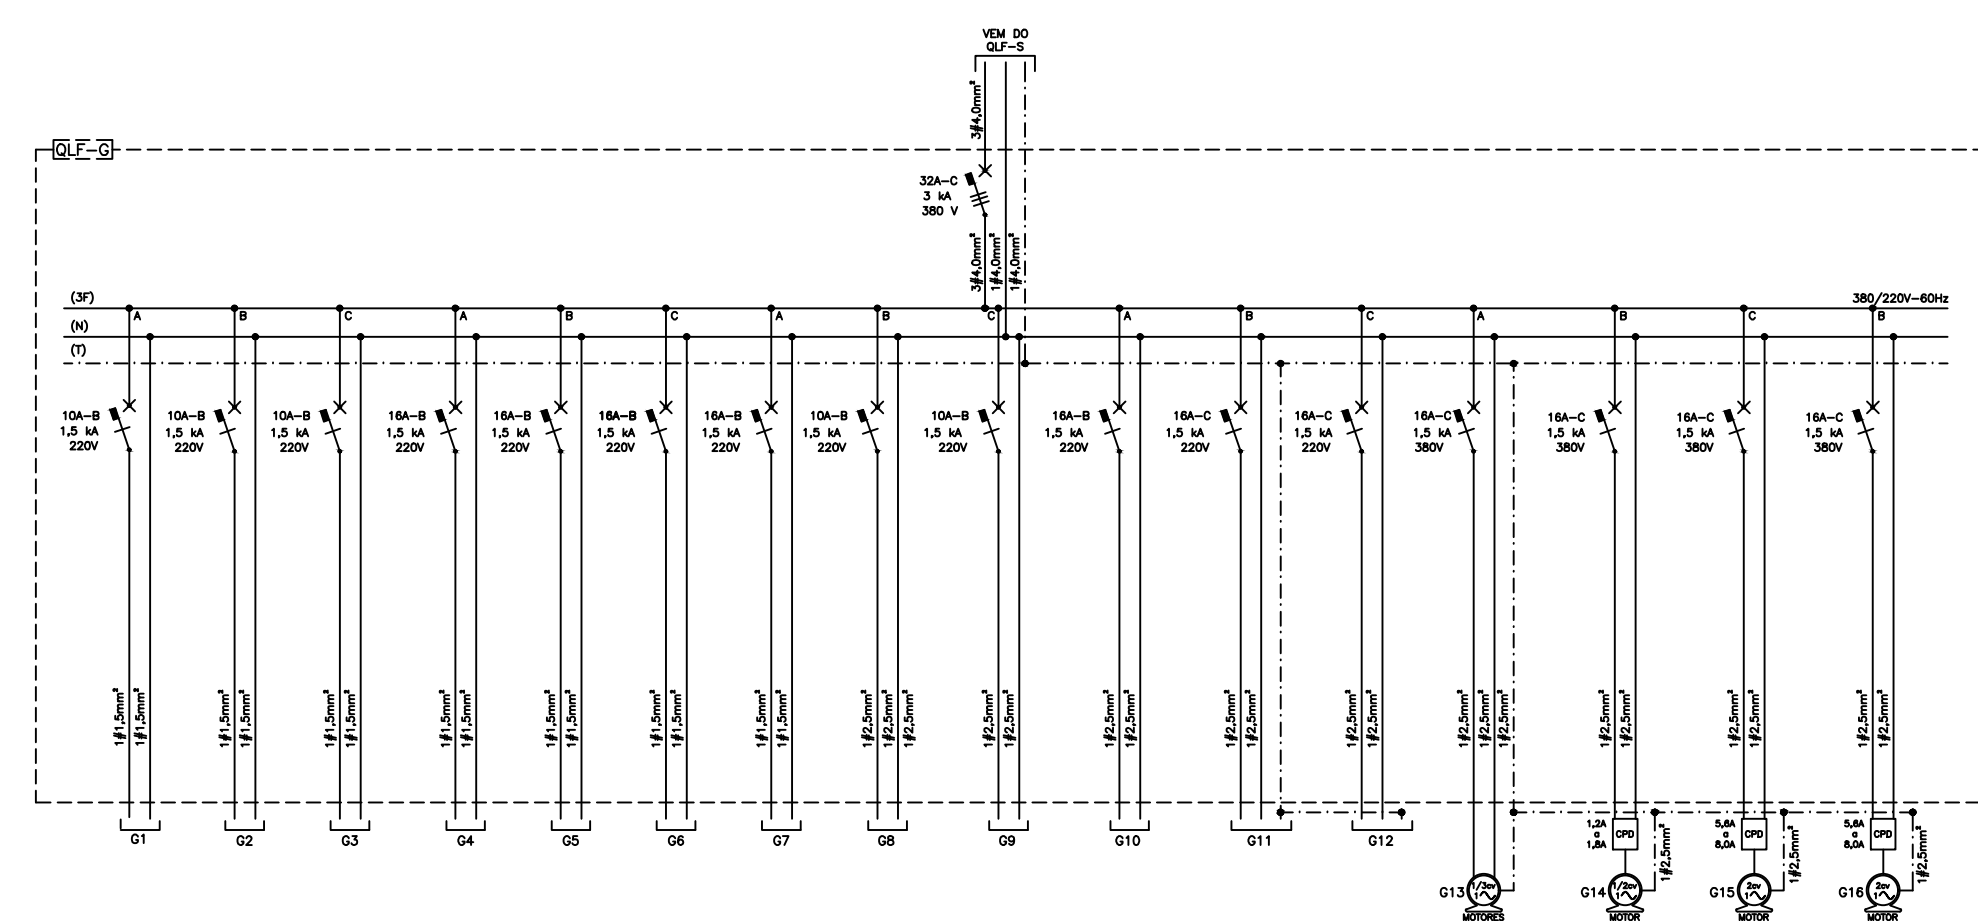


[illegible][illegible]

NOTAS:

- 1-As tomadas utilizadas, obedecerão o NBR 14136-2002, conforme resolução nº 11 de 10 de dezembro de 2006(CONATEL), onde passa o ser obrigatório o uso do padrão brasileiro de plugues e tomadas. Vigente a partir do dia 01 de janeiro de 2009;
- 2-0 projeto foi elaborado de acordo com as normas vigentes do ABNT, e as normas SANEAMENTO SANEIS;
- 3-As condições elétricas serão de cobre eletrolítico com isolamento anti-chama em pvc de acordo com as normas NBR 7261 e 7288;
- 4-Todas as instalações elétricas deverão ser feitas com pvc anti-chama;
- 5-Tomadas utilizadas, serão de 250V-20A;
- 6- Os eletrodutos utilizados, devem ser classe A ou B, conforme NBR 6150;
- 7-As eletrodutos de diâmetro não especificado, possuem: $\phi 3/4"$ (roquevelin) e $\phi 20mm$ (uniflex);
- 8-As lâmpadas obedecerão as seguintes cores:
FASE A = PRETO
FASE B = VERMELHO
FASE C = AMARELO
RETORNO = BRANCO
NEUTRO = AZUL CLARO
TERRA = VERDE

00	11.09.2012	Emissão Inicial
Rev. Nº	Data	Descrição das Modificações
CREA	Aprovação	

 ENGENHARIA ELÉTRICA P.O. 7-05, JARDIM JARDIM, S/N, LOTAÇÃO 001, CEP: 05389-000 - SÃO PAULO, SP CONTATO: (11) 3011-2100 - FAX: (11) 3011-2101 WWW.PAGE: www.atheneoeng.com.br E-MAIL: atendimento@atheneoeng.com.br	Autores do Projeto ENGENHEIRO ELETRICISTAS DO TAMAULI EDUARDO FERRER RODRIGUEZ - DREA - 120261765-3	Assinatura

Identificação do Empreendimento: **EDIFÍCIO MALBEC**
 Rua Estudante Alexandre G. Sarmiento, s/n
 Jatiúca - Marcelópolis - AL

Folha Nº: **02/09**

Escala: **1:50**

Projeto Elétrico

PLANTA BAIXA PILOTIS		Arquiteto: Eng. 119-EL-PE-002-PILOTIS-1
Áreas:	Cliente	Assinatura/Carimbo

lata de 1 litro:
1.750,00 ml

Área de construção:
9.163,43 m²

Área de cobertura: 787,95 m ²	DELMAIN SAMPÃO LTDA.	CONSTRUTORA DELMAIN SAMPÃO LTDA ENG. DELMAIN RODRIGUES SAMPÃO
---	-------------------------	--

CODIGO	COD. EMPRESA	ESPECIALIDADE	FASE	Nº PROJETO	QUANT. DESINHOS	REVISÃO
	E D M	E L E	E	0 0 2 /	0 0 9	0

--