

 

 



NOTAS IMPORTANTES / ESPECIFICAÇÕES


- 01 - A REDE HIDRÁULICA DE ÁGUA FRIA DEVERÁ SER INSTALADA OBEDECENDO RIGOROSAMENTE ÀS SOLUÇÕES DEFINIDAS NO MEMORIAL DESCRITIVO E NORMA ABNT NBR 5626
- 02 - USAR TUBOS E CONEXÕES PVC NORMAL SOLDÁVEL OBEDECENDO OS REQUISITOS DA ABNT NBR 5648
- 03 - NÃO ACEITAR, EM NENHUMA HIPÓTESE, EMENDA DE TUBOS IMPROVISADAS POR AQUECIMENTO
- 04 - OS NÚMEROS NA COR VERMELHA, INDICADOS EM CÍRCULOS NOS DESENHOS, DEFINEM OS TRECHOS DOS RAMAIS COMO DIMENSIONADOS NA MEMÓRIA DE CÁLCULO. EM CASO DE DIVERGÊNCIA, OS DIÂMETROS DOS TUBOS DETERMINADOS NA MEMÓRIA DE CÁLCULO PREVALECERÃO SOBRE OS DIÂMETROS DOS TUBOS INDICADOS NOS DESENHOS DO PROJETO
- 05 - EM NENHUMA HIPÓTESE, OS MATERIAIS E EQUIPAMENTOS ESPECIFICADOS, E OS DETALHES DEFINIDOS NO PROJETO, PODERÃO SER SUBSTITUÍDOS E/OU ALTERADOS SEM A EXPRESSA AUTORIZAÇÃO DO SEU PROJETISTA
- 06 - VER NO MEMORIAL DESCRITIVO OS DETALHES GENÉRICOS E A MEMÓRIA DE CÁLCULO DO PROJETO

LEGENDA


-  TUBULAÇÃO DE ÁGUA FRIA POTÁVEL
-  TUBULAÇÃO QUE SOBE
-  TUBULAÇÃO QUE DESCE
-  TUBULAÇÃO QUE PASSA
-  TUBULAÇÃO DE ÁGUA FRIA
-  DETALHE N° (VER MEMORIAL DESCRITIVO)
- (X) = EE - DETALHE ESPECÍFICO DO PROJETO
- (X) = EG - DETALHE GENÉRICO DE EXECUÇÃO

LEGENDA


Grupo	Ref	Descrição	Quant.	Dimensões	
Tubos	1	TUBO PVC SOLDÁVEL MARROM	4.00	20 MM	
	2	TUBO PVC SOLDÁVEL MARROM	3.00	25 MM	
Conexões	3	ADAPTADOR SOLDÁVEL CURTO COM BOLSA E ROSCA PARA REGISTRO DE PVC MARROM	2.00	25 MM X 3/4"	
	4	ADAPTADOR SOLDÁVEL CURTO COM BOLSA E ROSCA PARA REGISTRO DE PVC MARROM	2.00	20 MM X 1/2"	
	5	JOELHO DE 90° SOLDÁVEL E COM BUCHA DE LATÃO	1.00	25 MM X 1/2"	
	6	JOELHO DE 90° DE PVC SOLDÁVEL MARROM	2.00	25 MM	
	7	JOELHO DE 90° DE PVC SOLDÁVEL MARROM	2.00	20 MM	
	8	JOELHO DE 90° SOLDÁVEL E COM BUCHA DE LATÃO	5.00	20 MM X 1/2"	
	9	TE PVC SOLDÁVEL COM BUCHÃO DE LATÃO	1.00	20 MM X 1/2"	
	10	BUCHÃO DE REDUÇÃO SOLDÁVEL CURTA	2.00	25MM X 20 MM	
	Metais	11	REGISTRO DE GAVETA	1.00	3/4"
		12	REGISTRO DE GAVETA	1.00	1/2"

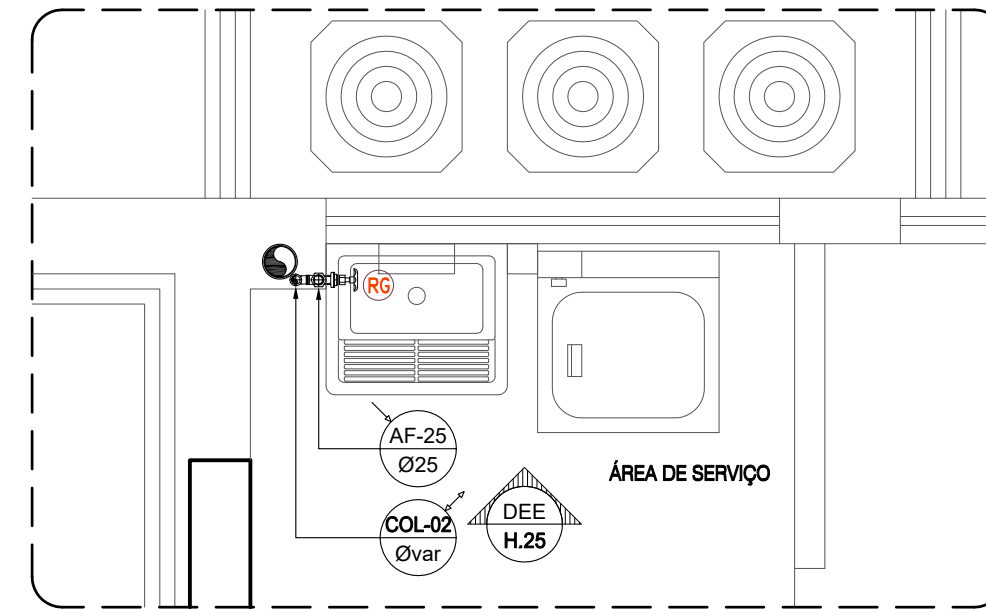


PLANTA BAIXA - APART. 02
ÁREA DE SERVIÇO
ESCALA = 1 : 25

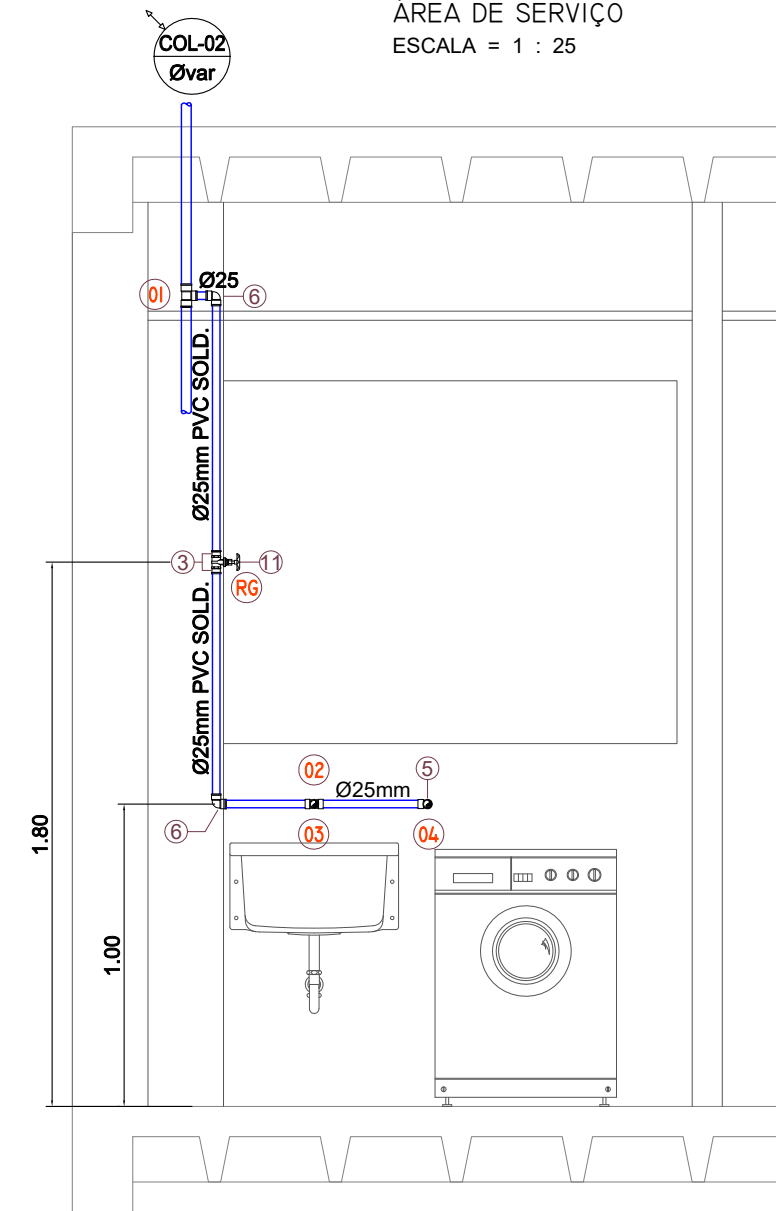


DEE - H.25
ESQ. VERT. RAMAL ALIMENTAÇÃO
ESCALA = 1 : 25

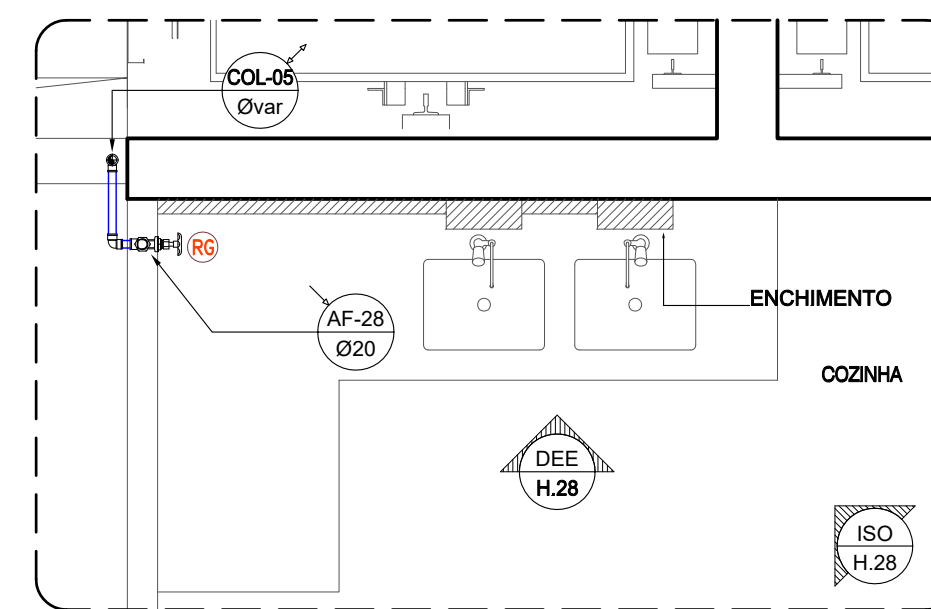

PLANTA BAIXA - APART. 02
COZINHA
ESCALA = 1 : 25

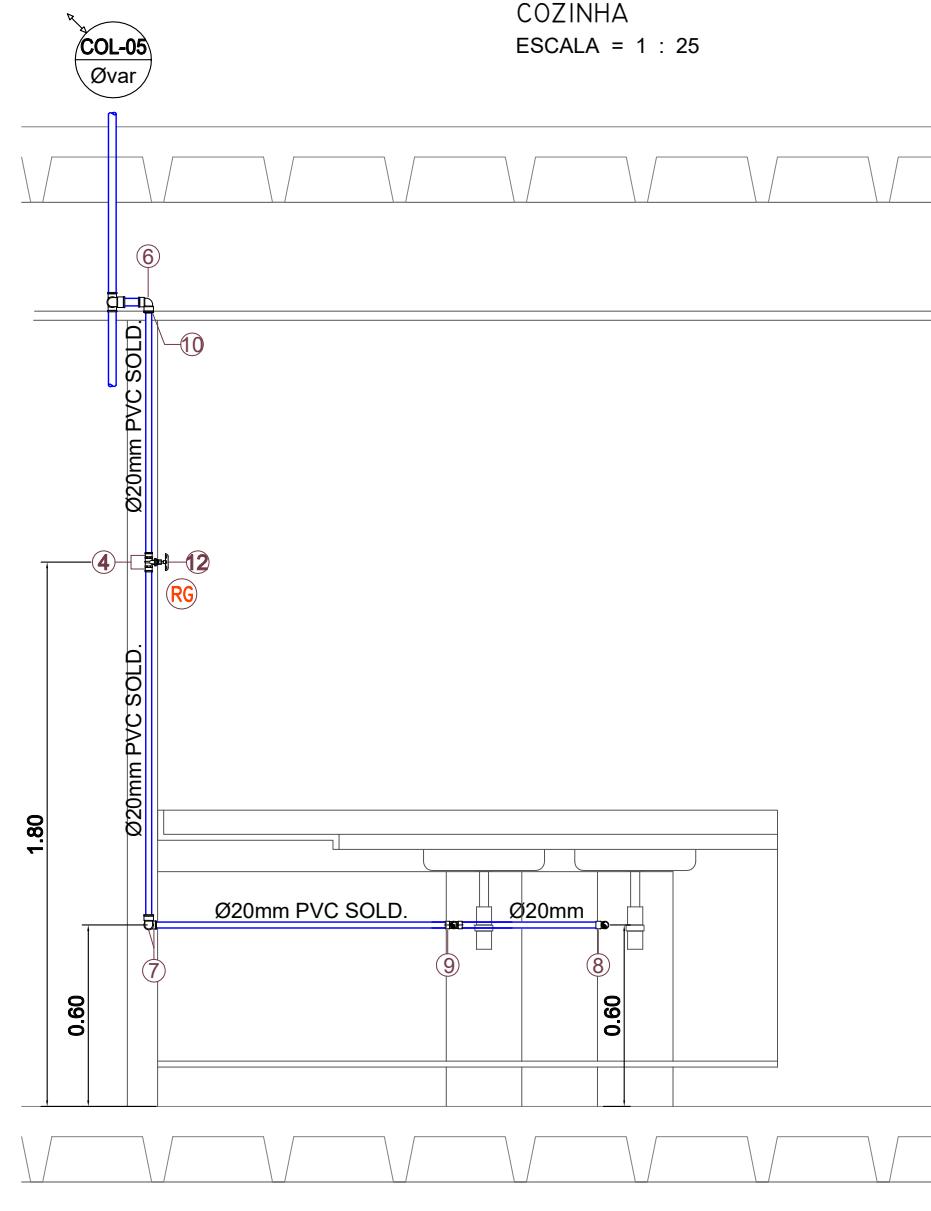

DEE - H.28
ESQ. VERT. RAMAL ALIMENTAÇÃO
ESCALA = 1 : 25

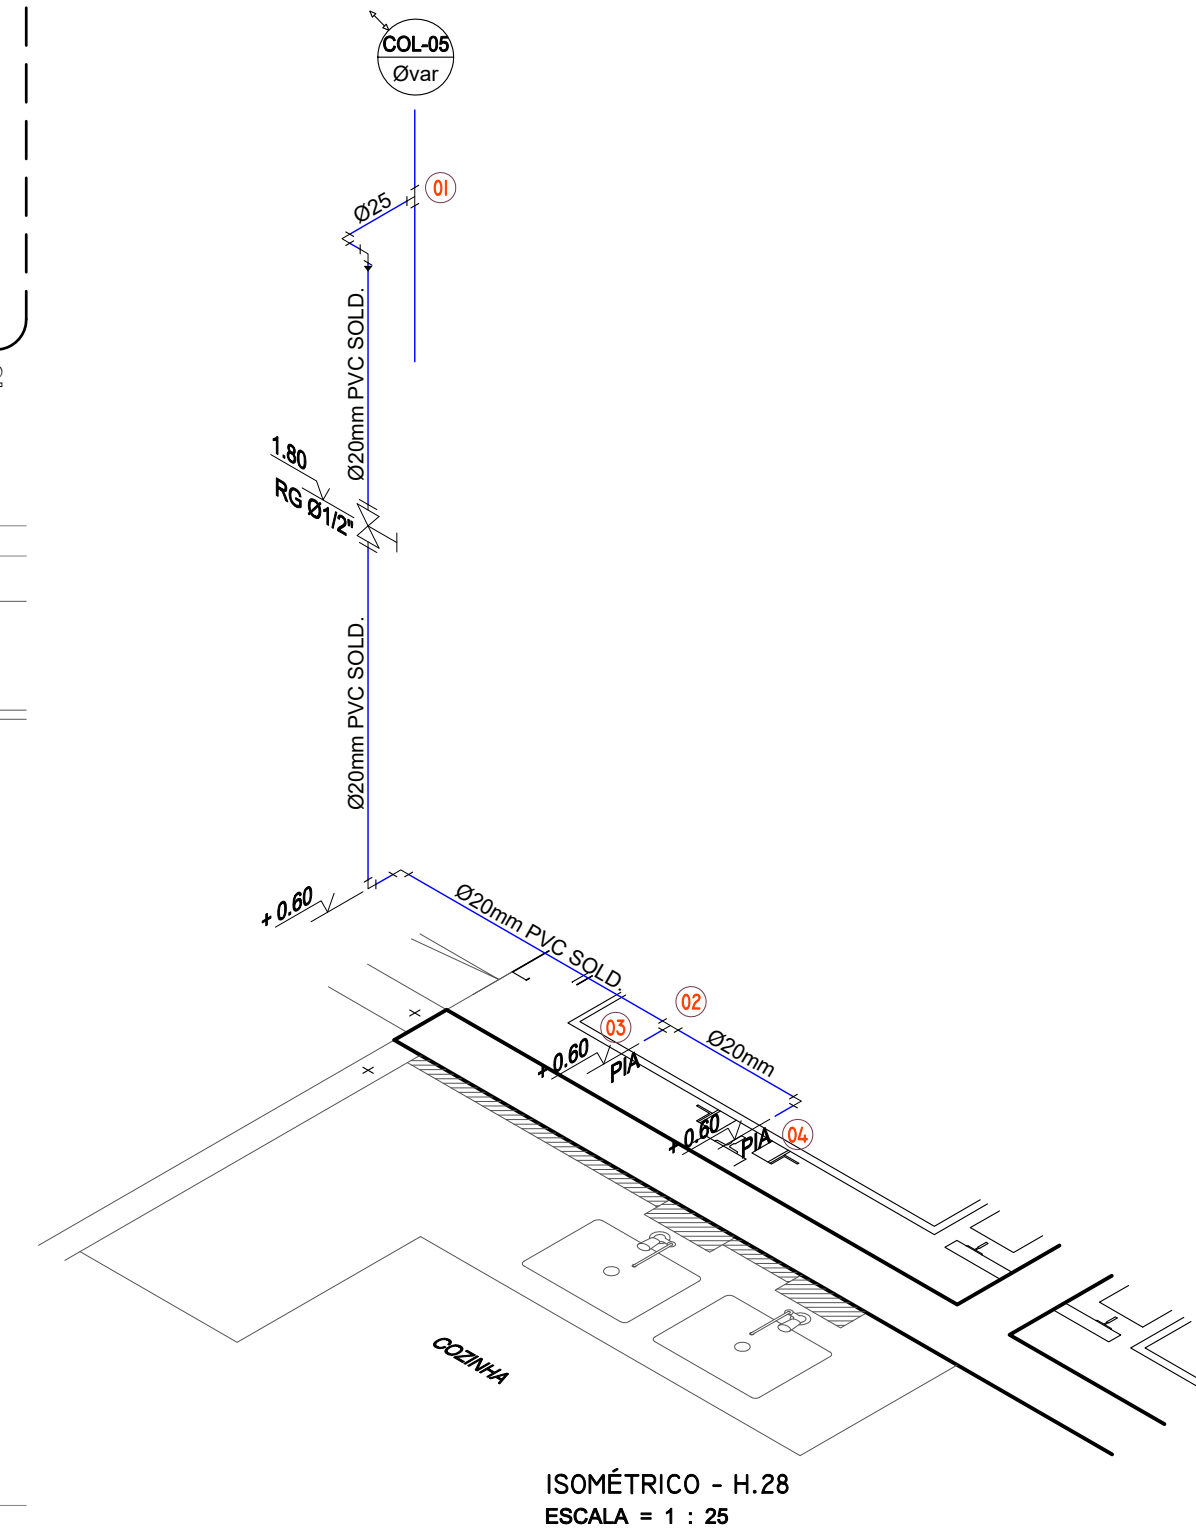

ISOMÉTRICO - H.28
ESCALA = 1 : 25

REV. Nº	DATA	DESCRIÇÃO
R01	05/10/2019	ALTERAÇÃO NO LAYOUT DA ÁREA DE SERVIÇO E DOS WC's DAS SUÍTES 01 E 02 - APTO. 02
R00	04/11/2018	EMIÇÃO INICIAL

PROJETO: *Fernando da Costa Castello Branco*
ENG° CIVIL - CREA RN 060.320.563-1

PROPRIETÁRIO: _____

EXECUÇÃO: _____



ED. SÃO LUÍS MULTIPRESARIAL SALA 110
RENASCENÇA II - SÃO LUÍS - MA
Tel.: 98 - 3083.2219 / 9902.3311
www.ipecma.com.br

CÓDIGO
225-DRPM
COORDENADOR
AURÉLIO
PROJETISTA
FERNANDO
DESENHISTA
MADSON
FOLHA Nº



EMPREENDIMENTO E LOCAL
EDIFÍCIO PORTO DO MAR
RUA DO FAROL S/N - PONTA DO FAROL - SÃO LUÍS - MA

TÍTULO DO DESENHO
12° ao 1° PAV.TIPO
APART. 02 - COZINHA - ÁREA DE SERVIÇO
RAMAIS DE ÁGUA FRIA - VISTAS - ISOMÉTRICOS

HID
16/23

PROJETO
HIDRÁULICO
ETAPA
EXECUTIVO
ESCALA
1 : 25
DATA
04/11/2018
ARQUIVO