


PLANTA BAIXA
PILOTIS LAZER - FRAUDÁRIO
ESCALA = 1 : 25

LEGENDA

Grupo	Ref	Descrição	Quant.	Dimensões
Tubos	1	TUBO PVC SOLDÁVEL MARROM	3,00	20 MM
Conexões	2	ADAPTADOR SOLDÁVEL CURTO COM BOLSA E ROSCA PARA REGISTRO DE PVC MARROM	2,00	20 MM X 1/2"
	3	JOELHO DE 90° SOLDÁVEL MARROM	2,00	20 MM
	4	JOELHO DE 90° SOLDÁVEL E COM BUCHA DE LATÃO	1,00	20 MM X 1/2"
Metais	5	REGISTRO DE GAVETA	1,00	1/2"

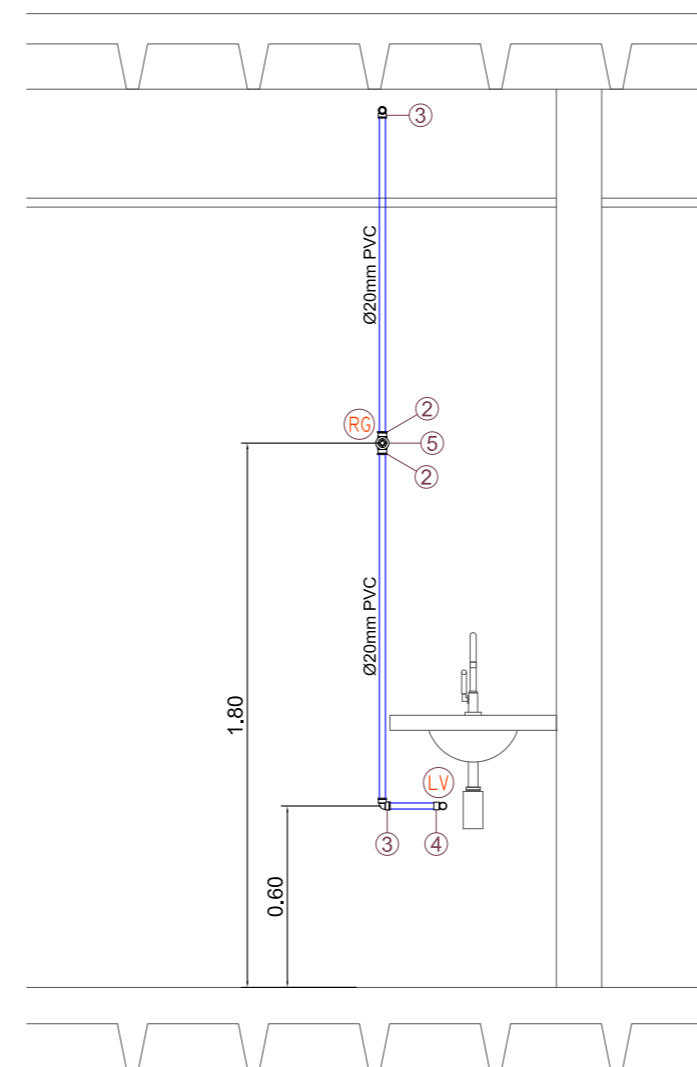


DEE - H.29
ESQ. VERT. RAMAL ALIMENTAÇÃO
ESCALA = 1 : 25


NOTAS IMPORTANTES / ESPECIFICAÇÕES

- A REDE HIDRÁULICA DE ÁGUA FRIA DEVERÁ SER INSTALADA OBEDECENDO RIGOROSAMENTE ÀS SOLUÇÕES DEFINIDAS NO MEMORIAL DESCRITIVO E NORMA ABNT NBR 5626
- USAR TUBOS E CONEXÕES PVC NORMAL SOLDÁVEL OBEDECENDO OS REQUISITOS DA ABNT NBR 5648
- NÃO ACEITAR, EM NENHUMA HIPÓTESE, EMENDA DE TUBOS IMPROVISADAS POR AQUECIMENTO
- OS NÚMEROS NA COR VERMELHA, INDICADOS EM CÍRCULOS NOS DESENHOS, DEFINEM OS TRECHOS DOS RAMAIS COMO DIMENSIONADOS NA MEMÓRIA DE CÁLCULO. EM CASO DE DIVERGÊNCIA, OS DIÂMETROS DOS TUBOS DETERMINADOS NA MEMÓRIA DE CÁLCULO PREVALECERÃO SOBRE OS DOS MESMOS TRECHOS INDICADOS NOS DESENHOS DO PROJETO
- EM NENHUMA HIPÓTESE, OS MATERIAIS E EQUIPAMENTOS ESPECIFICADOS, E OS DETALHES DEFINIDOS NO PROJETO, PODERÃO SER SUBSTITUÍDOS E/OU ALTERADOS SEM A EXPRESSA AUTORIZAÇÃO DO SEU PROJETISTA
- VER NO MEMORIAL DESCRITIVO OS DETALHES GENÉRICOS E A MEMÓRIA DE CÁLCULO DO PROJETO

LEGENDA

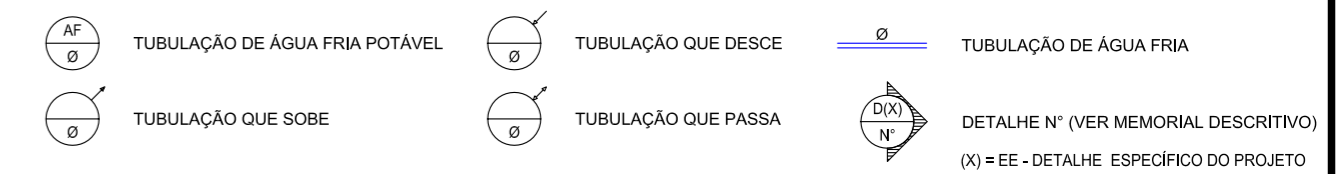


ESPAÇO RESERVADO AO CONTRATANTE

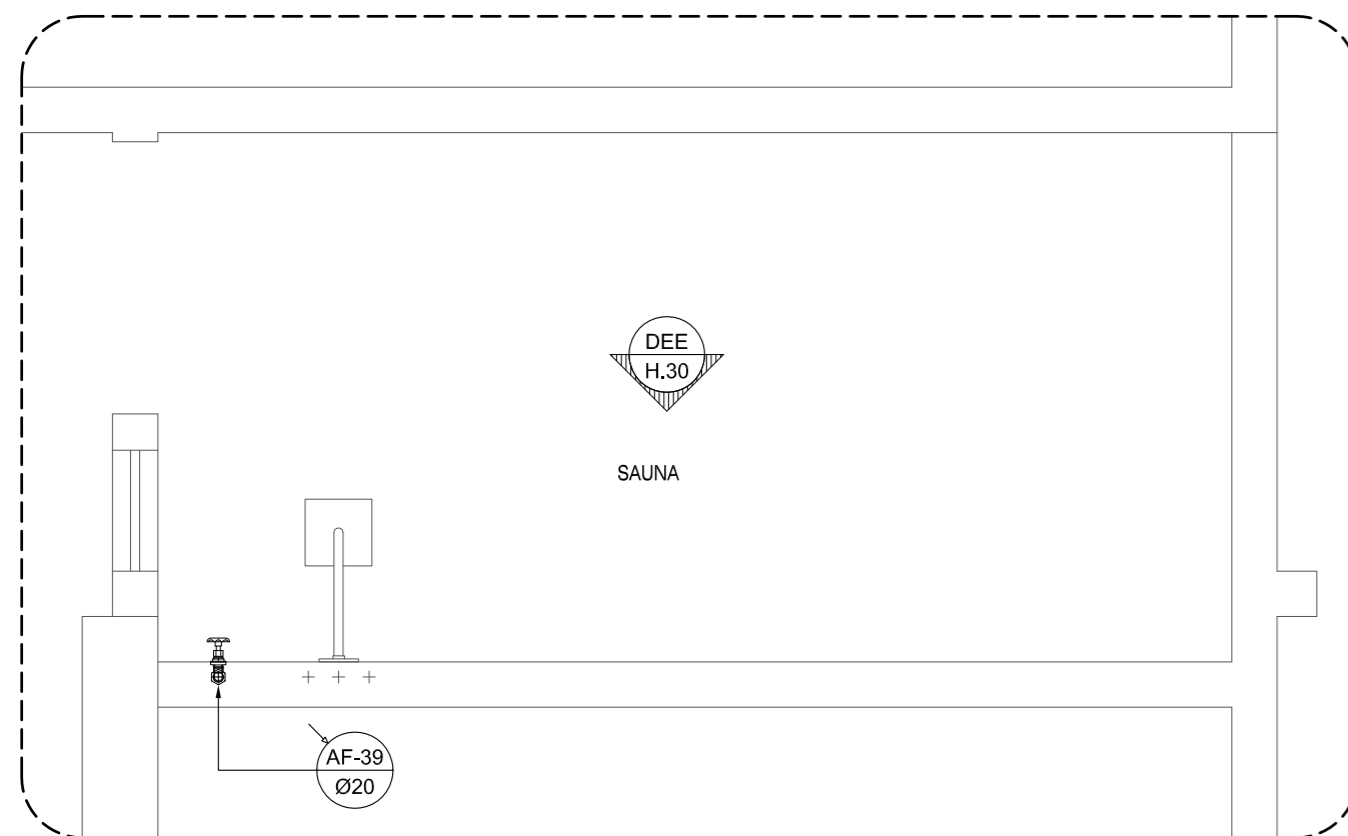

PLANTA BAIXA
PILOTIS LAZER - SAUNA
ESCALA = 1 : 25

LEGENDA

Grupo	Ref	Descrição	Quant.	Dimensões
Tubos	1	TUBO PVC SOLDÁVEL MARROM	5,00	20 MM
Conexões	2	ADAPTADOR SOLDÁVEL CURTO COM BOLSA E ROSCA PARA REGISTRO DE PVC MARROM	1,00	20 MM X 1/2"
	3	LUVA SOLDÁVEL E COM ROSCA DE PVC MARROM	3,00	20 MM X 1/2"
	4	TE PVC SOLDÁVEL MARROM	1,00	20 MM
	5	JOELHO DE 90° SOLDÁVEL MARROM	2,00	20 MM
	6	JOELHO DE 90° SOLDÁVEL E COM BUCHA DE LATÃO	2,00	20 MM X 1/2"
Metais	7	REGISTRO DE GAVETA	1,00	1/2"
	8	REGISTRO DE PRESSÃO	1,00	1/2"

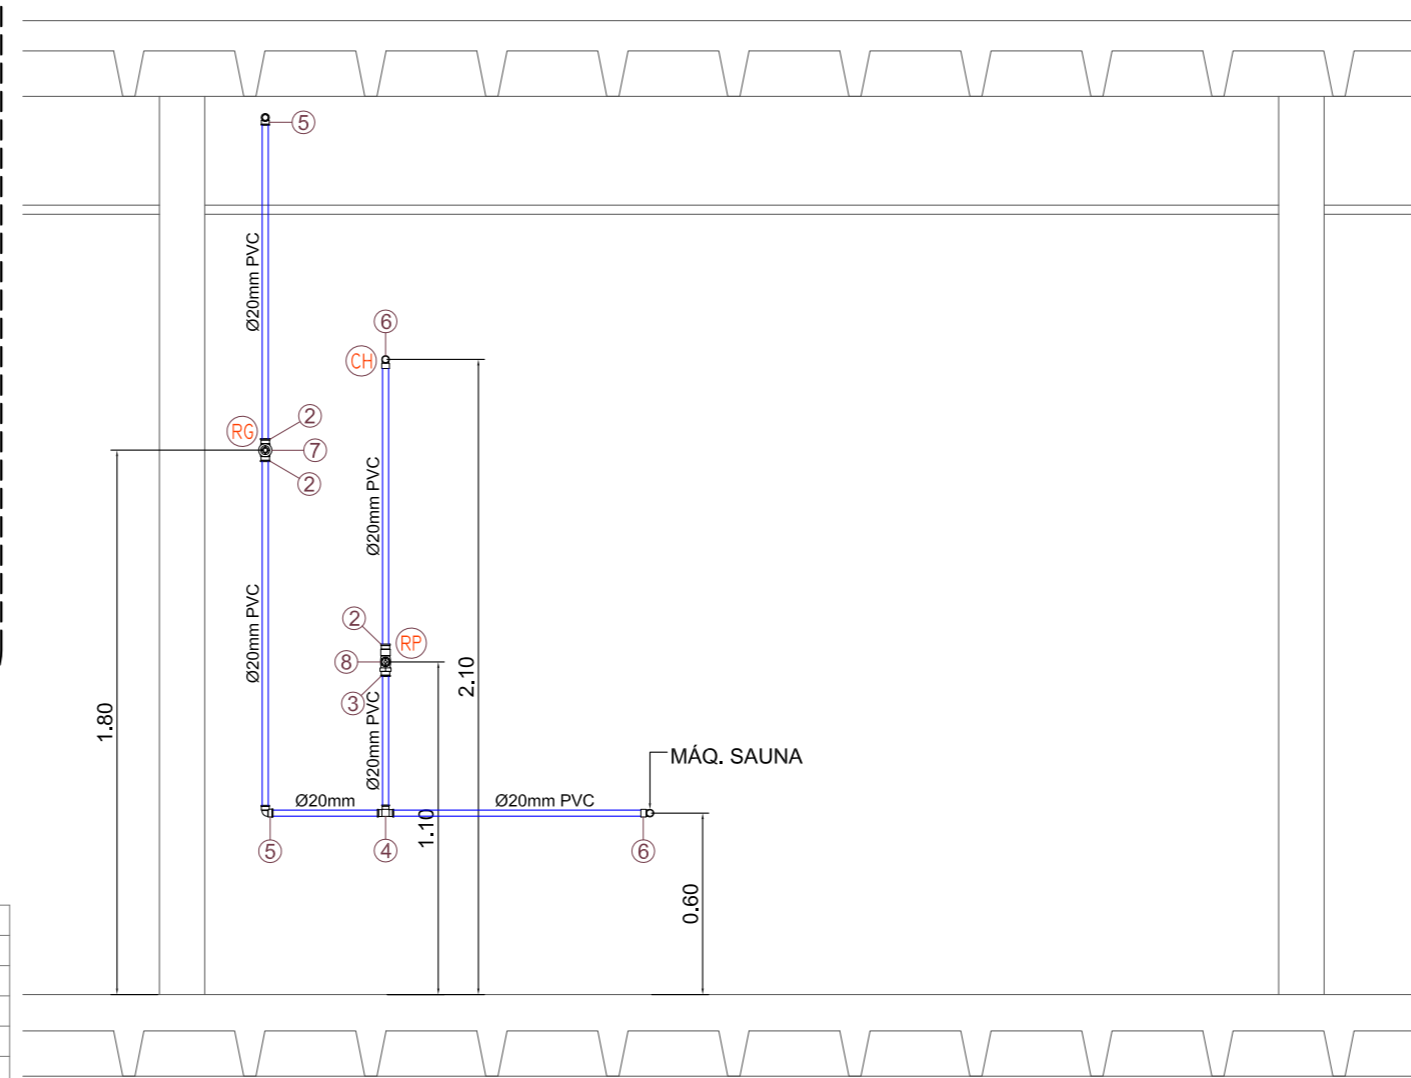

DEE - H.30
ESQ. VERT. RAMAL ALIMENTAÇÃO
ESCALA = 1 : 25

R00	26/03/2021	EMISSÃO INICIAL
REV. N°	DATA	DESCRIÇÃO

PROPRIETÁRIO: _____
 PROJETO: *Fernando da Costa Castello Branco*
 ENG° CIVIL - CREA RN 060.320.563-1
 EXECUÇÃO: _____

PROJETISTA

ED. SÃO LUÍS MULTIPRESARIAL SALA 110
 RENASCENÇA II - SÃO LUÍS - MA
 Tel.: 98 - 3083.2219 / 9902.3311
 www.ipecma.com.br

CÓDIGO
 225-DRPM
 COORDENADOR
 AURÉLIO
 PROJETISTA
 FERNANDO
 DESENHISTA
 MADSON
 FOLHA Nº

HID
 20/28

EMPREENHIMENTO E LOCAL
EDIFÍCIO PORTO DO MAR
 RUA DO FAROL S/N - PONTA DO FAROL - SÃO LUÍS - MA

PROJETO
HIDRÁULICO
 ETAPA
EXECUTIVO
 ESCALA
 1 : 25
 DATA
 26/03/2021
 ARQUIVO

TÍTULO DO DESENHO
PILOTIS LAZER
 FRAUDÁRIO - SAUNA
 RAMAIS DE ÁGUA FRIA - PLNTA BAIXA / VISTAS

ESTE PROJETO NÃO PODE SER EXECUTADO, COPIADO OU CEDIDO FORA DOS TERMOS CONTRATADOS