



NOTAS IMPORTANTES / ESPECIFICAÇÕES

- 01 - A REDE HIDRÁULICA DE ÁGUA FRIA DEVERÁ SER INSTALADA OBEDECENDO RIGOROSAMENTE ÀS SOLUÇÕES DEFINIDAS NO MEMORIAL DESCRITIVO E NORMA ABNT NBR 5626
- 02 - USAR TUBOS E CONEXÕES PVC NORMAL SOLDÁVEL OBEDECENDO OS REQUISITOS DA ABNT NBR 5648
- 03 - NÃO ACEITAR, EM NENHUMA HIPÓTESE, EMENDA DE TUBOS IMPROVISADAS POR AQUECIMENTO
- 04 - OS NÚMEROS NA COR VERMELHA, INDICADOS EM CÍRCULOS NOS DESENHOS, DEFINEM OS TRECHOS DOS RAMAIS COMO DIMENSIONADOS NA MEMÓRIA DE CÁLCULO. EM CASO DE DIVERGÊNCIA, OS DIÂMETROS DOS TUBOS DETERMINADOS NA MEMÓRIA DE CÁLCULO PREVALECERÃO SOBRE OS DOS MESMOS TRECHOS INDICADOS NOS DESENHOS DO PROJETO
- 05 - EM NENHUMA HIPÓTESE, OS MATERIAIS E EQUIPAMENTOS ESPECIFICADOS, E OS DETALHES DEFINIDOS NO PROJETO, PODERÃO SER SUBSTITUÍDOS E/OU ALTERADOS SEM A EXPRESSA AUTORIZAÇÃO DO SEU PROJETISTA
- 06 - VER NO MEMORIAL DESCRITIVO OS DETALHES GENÉRICOS E A MEMÓRIA DE CÁLCULO DO PROJETO

LEGENDA

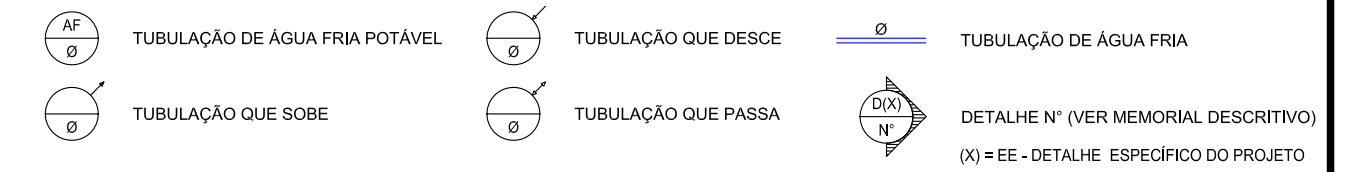

ESPAÇO RESERVADO AO CONTRATANTE

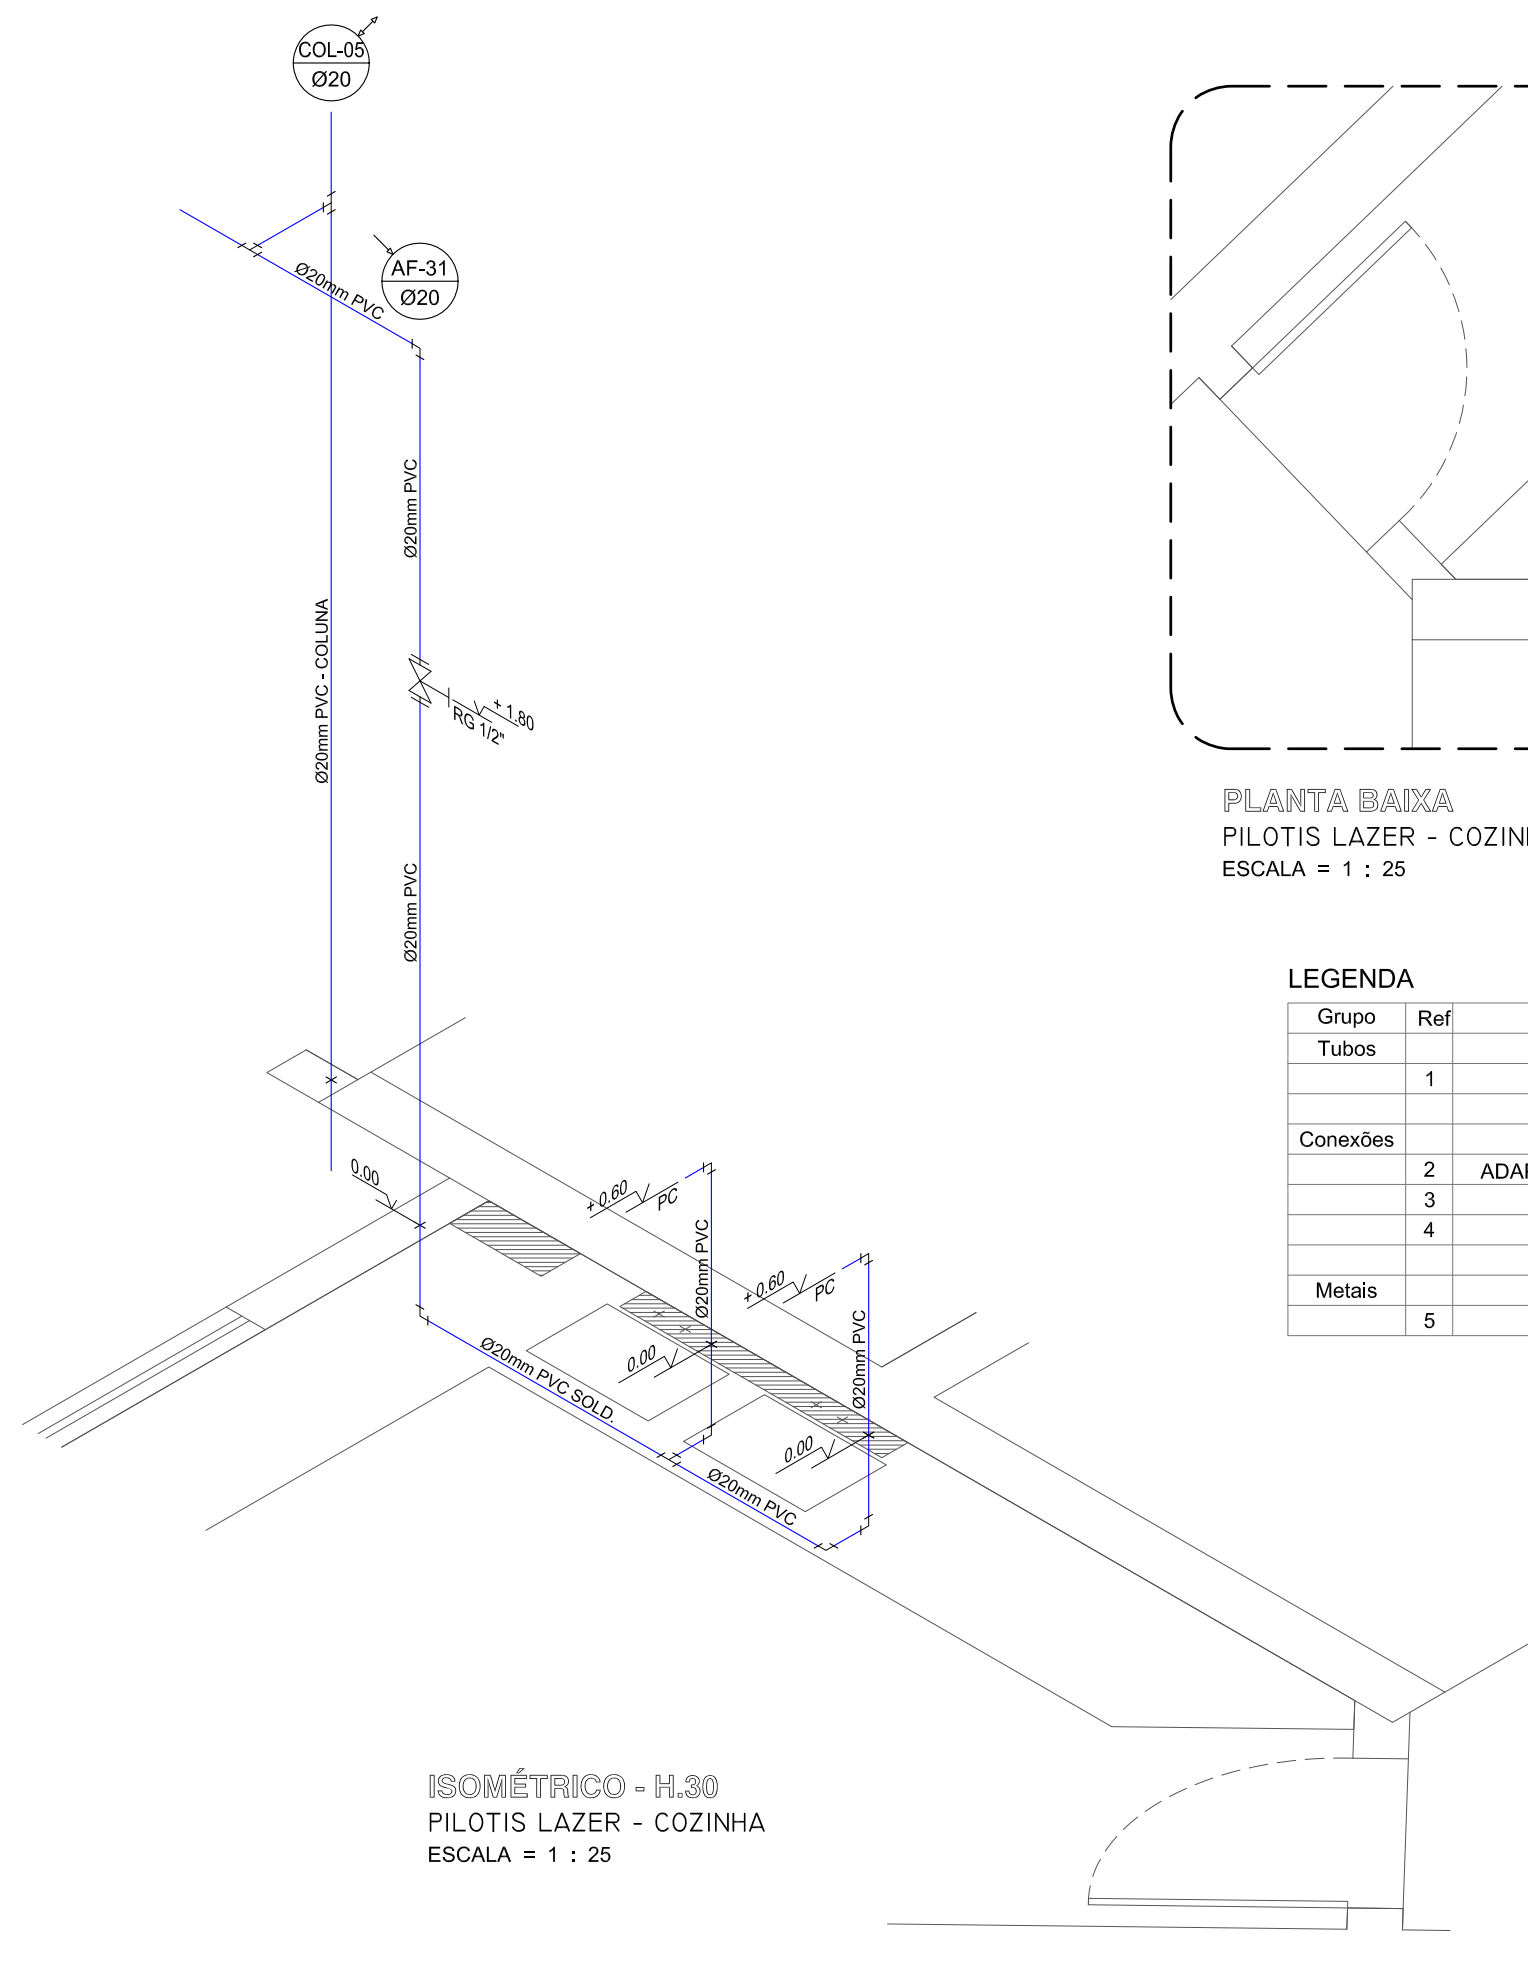

LEGENDA

Grupo	Ref	Descrição	Quant.	Dimensões
Tubos				
	1	TUBO PVC SOLDÁVEL MARROM	8,00	20 MM
Conexões				
	2	ADAPTADOR SOLDÁVEL CURTO COM BOLSA E ROSCA PARA REGISTRO DE PVC MARROM	2,00	20 MM X 1/2"
	3	JOELHO DE 90° SOLDÁVEL MARROM	5,00	20 MM
	4	JOELHO DE 90° SOLDÁVEL E COM BUCHA DE LATÃO	2,00	20 MM X 1/2"
Metais				
	5	REGISTRO DE GAVETA	1,00	1/2"

REV. N°	DATA	DESCRIÇÃO
R01	26/03/2021	ALTERAÇÃO NA ARQUITETURA CONFORME REV-06 DE 05.01.2021
R00	04/11/2018	EMISSÃO INICIAL

PROPRIETÁRIO: _____

PROJETO: Fernando da Costa Castello Branco
 ENG° CIVIL - CREA RN 060.320.563-1

EXECUÇÃO: _____

PROJETISTA



ED. SÃO LUÍS MULTIPRESARIAL SALA 110
 RENASCENÇA II - SÃO LUÍS - MA
 Tel.: 98 - 3083.2219 / 9902.3311
 www.ipecma.com.br

CÓDIGO

225-DRPM

COORDENADOR

AURÉLIO

PROJETISTA

FERNANDO

DESENHISTA

MADSON

FOLHA N°



DELMAN
 RODRIGUES LTDA
 PERFEITO PARA SEU VIVER

HID
 21/28

EMPREENHIMENTO E LOCAL

EDIFÍCIO PORTO DO MAR
 RUA DO FAROL S/N - PONTA DO FAROL - SÃO LUÍS - MA

TÍTULO DO DESENHO

PILOTIS LAZER

COZINHA

RAMAIS DE ÁGUA FRIA - PLANTA BAIXA / ISOMÉTRICOS

PROJETO

HIDRÁULICO

ETAPA

EXECUTIVO

ESCALA

1 : 25

DATA

26/03/2021

ARQUIVO

IPEC-225-DRPM_HID-PE-021-R01