


RUA PROFESSORA NADYR MAIA GOMES RÉGO

RUA ESTUDANTE ANTÔNIO CARLOS DE MOURA GAMA

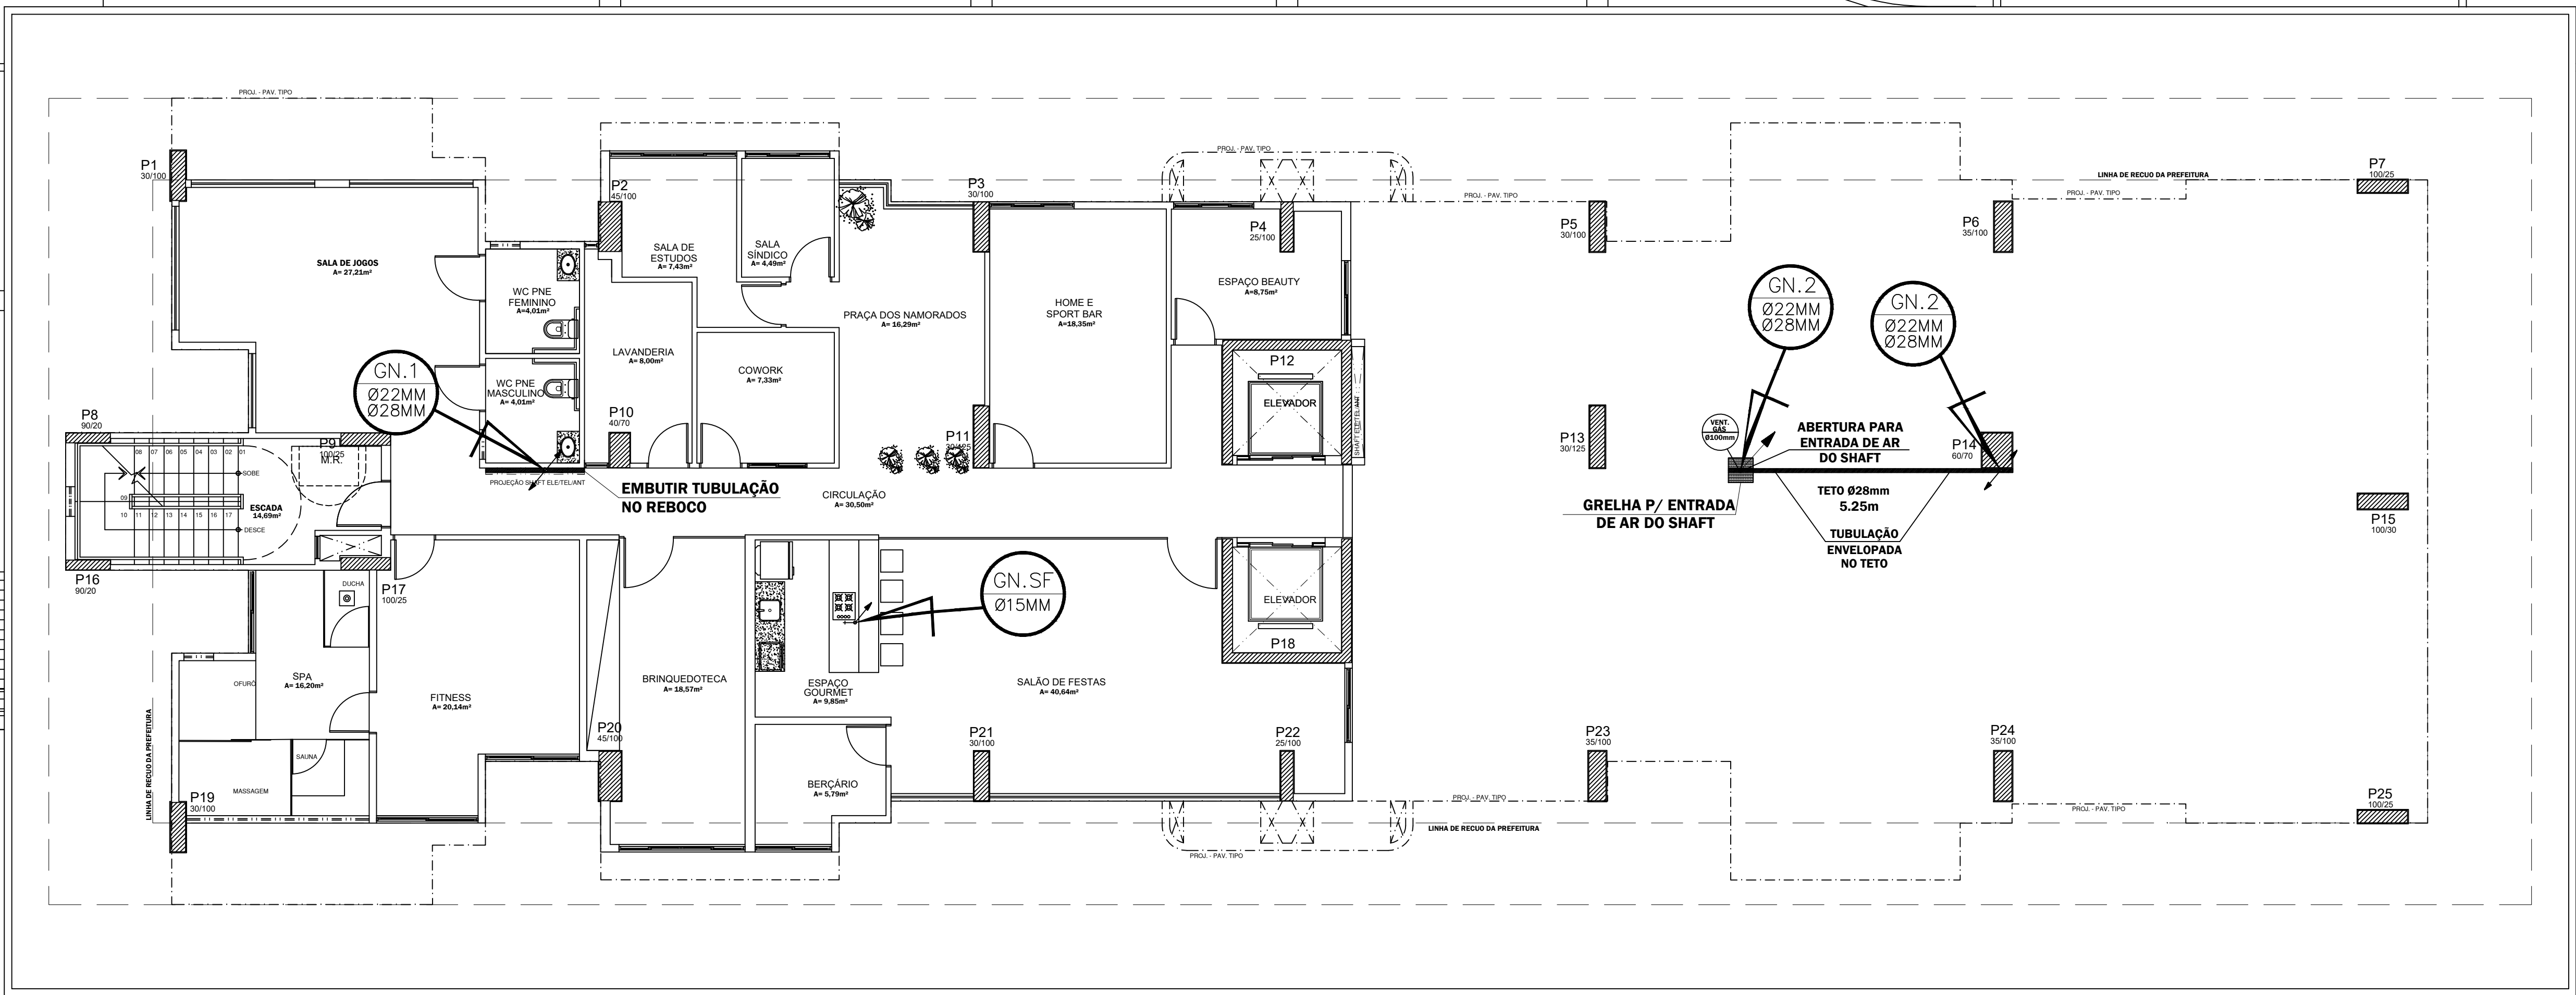

PLANTA BAIXA - MEZANINO
Escala 1:100

LEGENDA

	Tubulação embutida para gás
	Tubulação aparente para gás
	Tubulação ascendente
	Tubulação descendente

- OBSERVAÇÕES DO PROJETO DE GÁS:
- AVALIAR SE A ALTURA DISPONÍVEL NOS PAVIMENTOS EM QUE A REDE ESTÁ APARENTE E FIXADA NA LAJE É SUFICIENTE PARA PASSAGEM DAS TUBULAÇÕES ABAIXO DAS VIGAS. SE NÃO, PREVER FUROS NAS VIGAS PARA PASSAGEM DA TUBULAÇÃO DE GÁS (1.5 x Ø DO TUBO) CONFORME DETALHE ESPECÍFICO;
 - AS TUBULAÇÕES DE GÁS APARENTES, PREFERENCIALMENTE, DEVEM SER PINTADAS NA COR AMARELA;
 - ENVELOPAR OS TRECHOS DE TUBULAÇÃO JUNTO AOS PILARES OU ALVENARIA CONFORME INDICADO;
 - CASO HAJA FORRO, INSTALAR GRELHAS EM TODO O PERCURSO QUE COMPREENDE AS TUBULAÇÕES DE GÁS PARA GARANTIR A VENTILAÇÃO DO MESMO, EVITANDO ASSIM CONFINAMENTO DE GÁS EM CASO DE VAZAMENTOS;
 - PREVER COMUNICAÇÃO VERTICAL ENTRE OS PAVIMENTOS (POR MEIO DE TUBOS DE PVC INTERLIGANDO OS ABRIGOS) PARA GARANTIR VENTILAÇÃO DO SHAFT EM CASO DE VAZAMENTOS DE GÁS;
 - OBSERVAR A NECESSIDADE DE VENTILAÇÃO DO SHAFT DE GÁS COM ABERTURA PARA ENTRADA DE AR NESTE PAVIMENTO E SAÍDA DE AR NO PAVIMENTO COBERTA;
 - VERIFICAR POSSÍVEIS INTERFERÊNCIAS DO DUTO DE VENTILAÇÃO DO SHAFT DE GÁS COM OUTRAS INSTALAÇÕES;
 - HAVENDO A NECESSIDADE DE REALIZAR QUALQUER ALTERAÇÃO NA CONFIGURAÇÃO DA REDE DURANTE A EXECUÇÃO DO SERVIÇO, O PROJETISTA DEVERÁ SER PREVIAMENTE CONSULTADO;
 - PARA MAIORES DETALHES, VERIFICAR MEMORIAL DESCRITIVO DO PROJETO DE GÁS.

REVISÃO	DATA	DESCRIÇÃO	RESPONSÁVEL
REV. 02	15/08/23	AJUSTES DE AS BUILT: ENCAMINHAMENTO DA TUBULAÇÃO	GUSTAVO NASSAR
REV. 01	20/09/22	PONTO P/ CHURRASCO GOURMET NO PILOTIS	LHESLEY MACÉDO
REV. 00	12/02/21	PROJETO EXECUTIVO DE GÁS	LHESLEY MACÉDO

Responsável Técnico: Lhesley Wandel Barbosa Macêdo Crea RNP 020637438-0



Rua Artur Vital da Silva, 04 Gruta de Lourdes-Maceió/AL
CEP: 57052-260 - Tel: 3218-7700

PROJETO DAS INSTALAÇÕES DE GÁS

Cliente:	DELMAN SAMPAIO LTDA.		
Empreendimento:	STUDIO DESIGN II		
Endereço:	Rua Profª Nadyr Maia G. Régio, S/N, Jatiúca, Maceió-AL.		
Data:	04/02/20	Desenho:	LHESLEY MACÉDO / ISABELA DANTAS
		Escala:	1:100
Título:	Planta Baixa Mezanino		Prancha:
			05/10
Arquivo:	PGN STUDIO DESIGN II		